



これは縮図ではありません

- 排水栓 パッターン
  - ✖ 立型ドレン弁
  - ポンプ
  - ✖ 制水栓消火栓
  - ✖ 60mm連絡弁
  - 現在使用不可
  - △ 使用未実可能

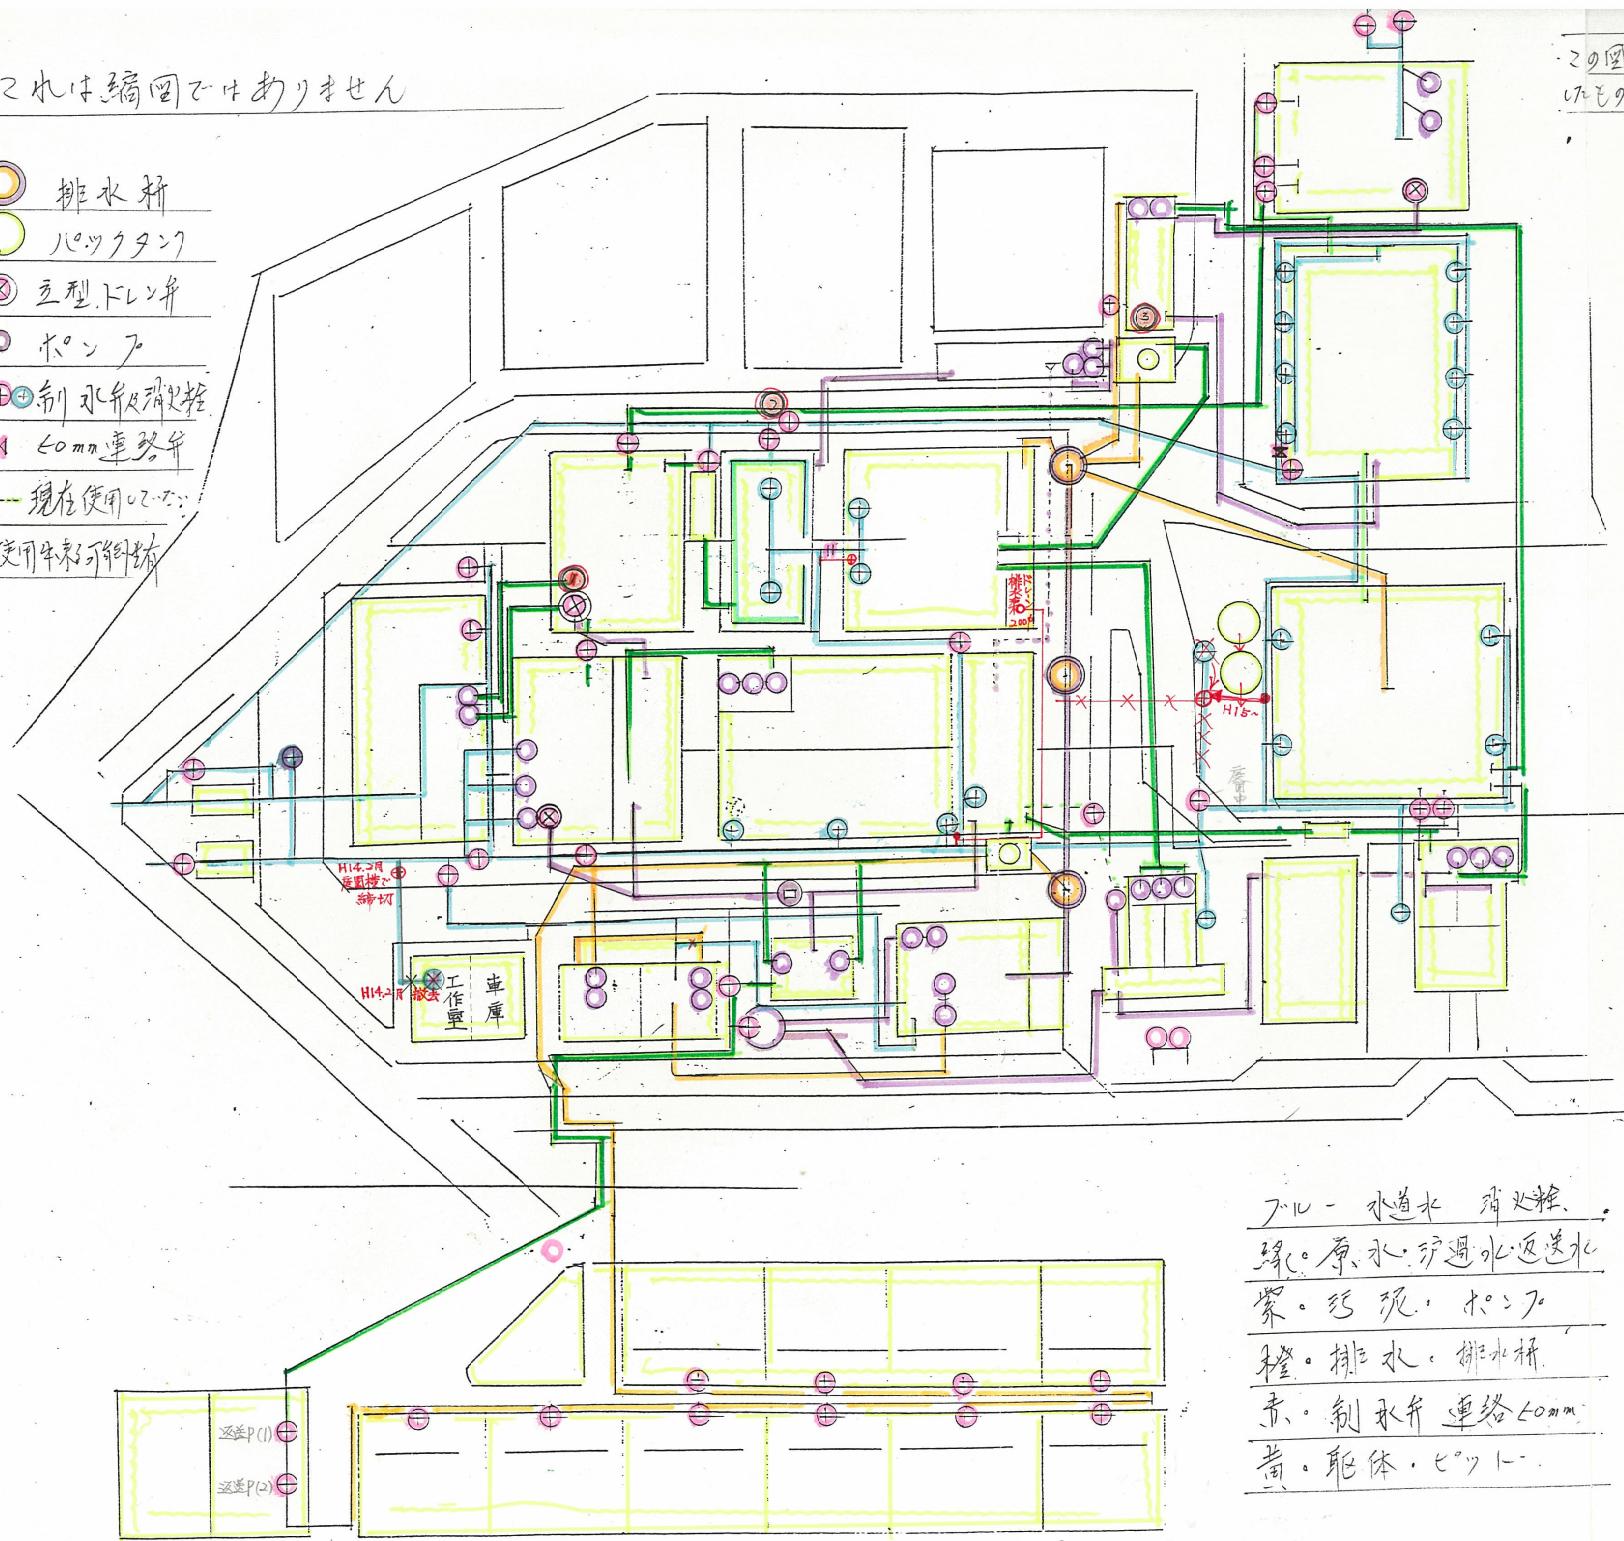

この図は理設配管、制水弁、消火栓などを主に記載したもので、鉛管のハーブル配管は記載していません。

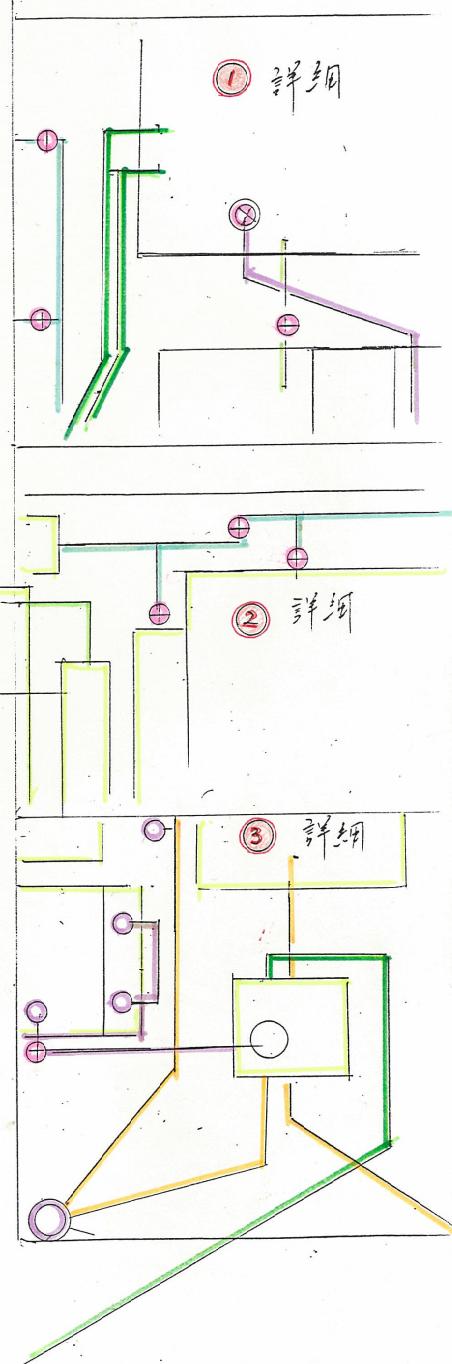


下川 - 水道水 消火栓、  
渠。原、水、行過水、返送水  
管。糸綱、木工  
栓。排水、排水栓  
井。制水井、連絡  $40mm$   
管。躯体、ビツト -

権現原浄水場平面図

S=1/300

鉄島病院

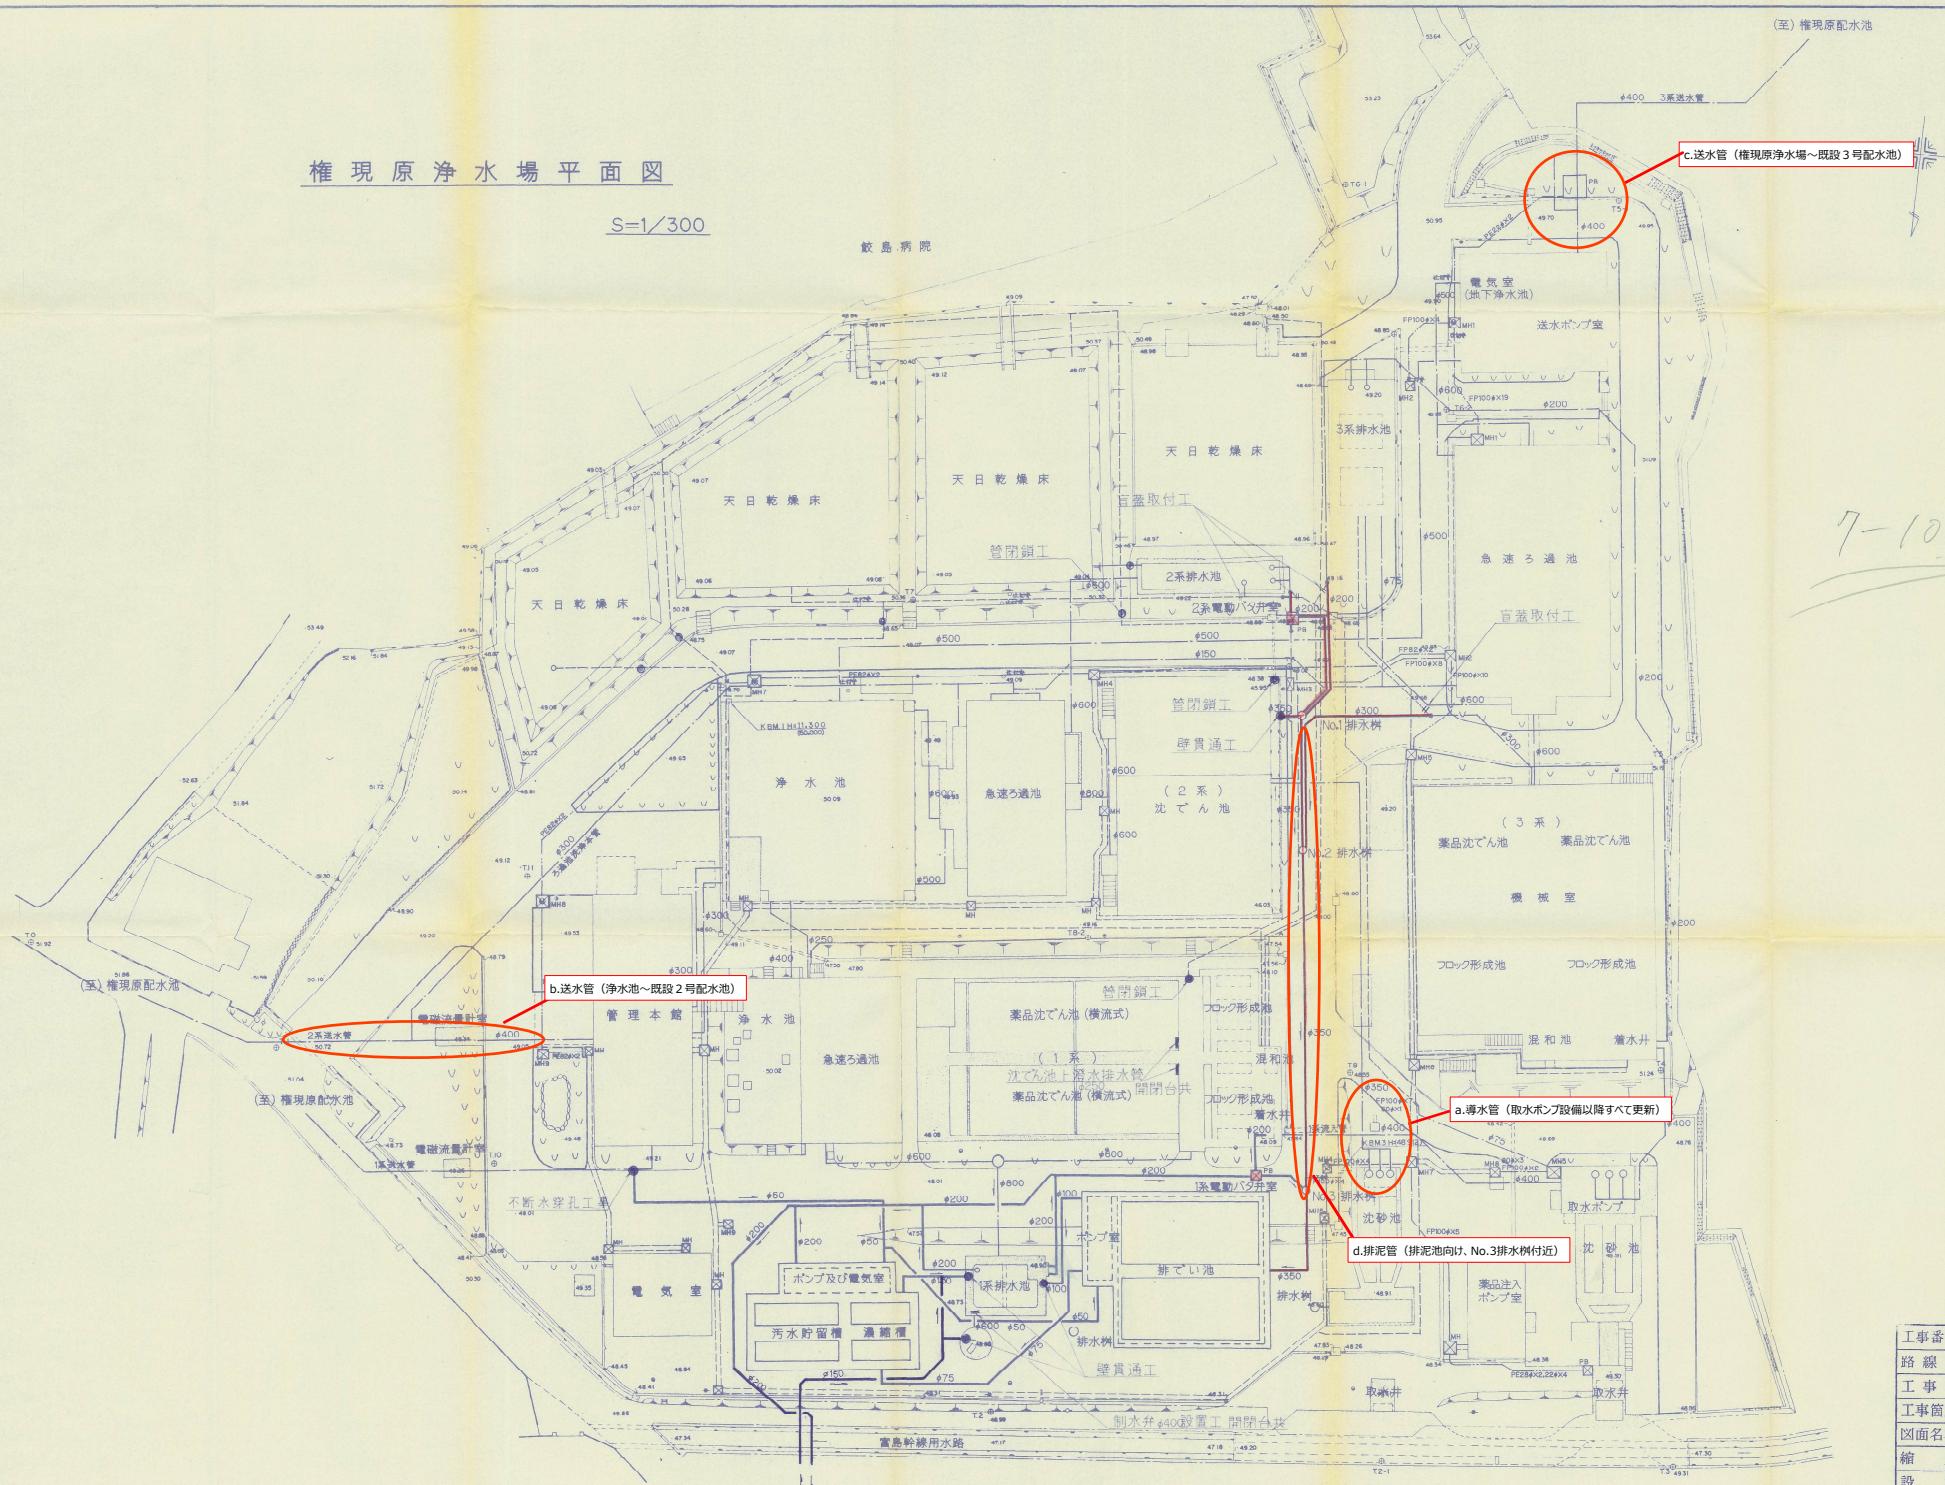

工事番号	平成6年度	第 号
路線名		
工事名	日向市水道第6次拡張事業	
工事箇所	日向市 大字塙見	
図面名称	権現原浄水場整備平面図	
縮尺	1/300	図番 7/32
設計	平成6年月日	測量
日向市水道課		