


場内配管図 S=1/300, S=1/100


平面図 S=1/300

平面図 S=1/300


① 縦断展開図 S=1/100

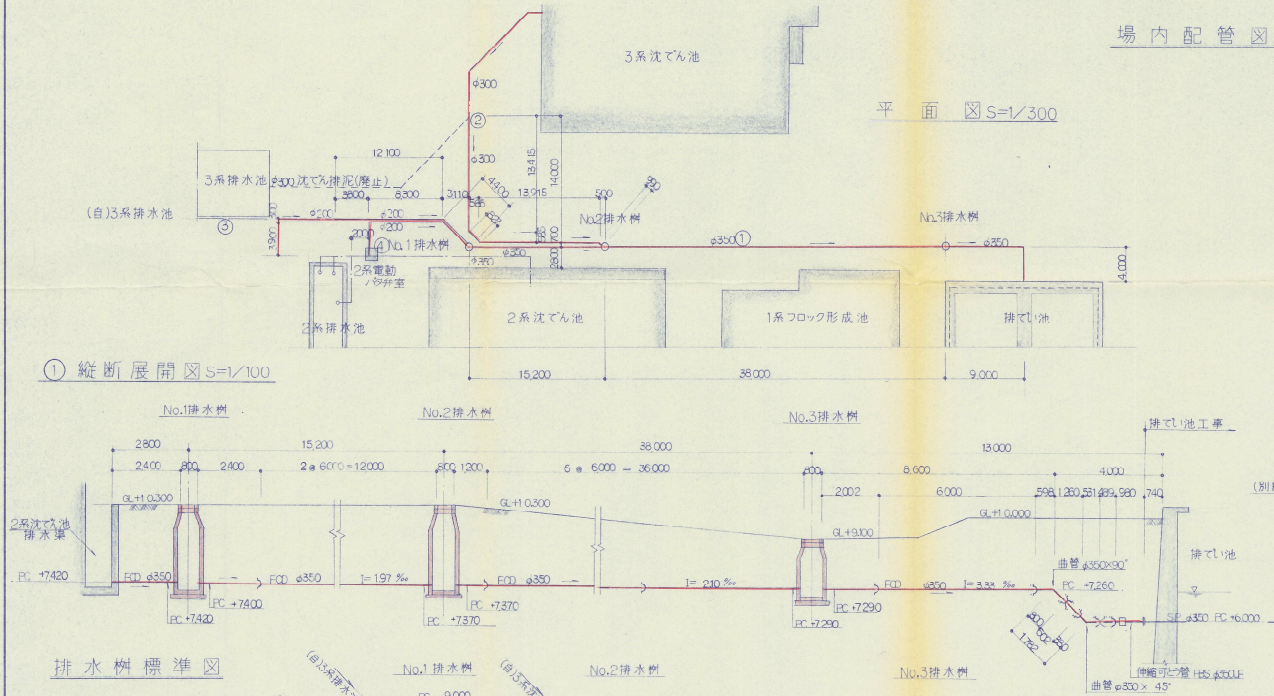


排水樹標準図

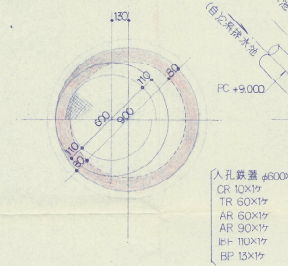



断面図

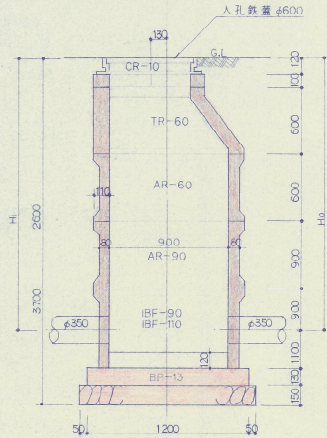

② 縦断展開図 S=1/100

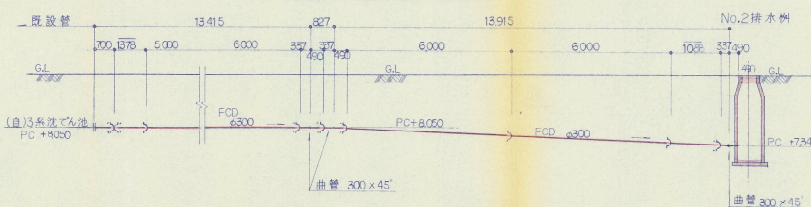


③ 縦断展開図 S=1/100

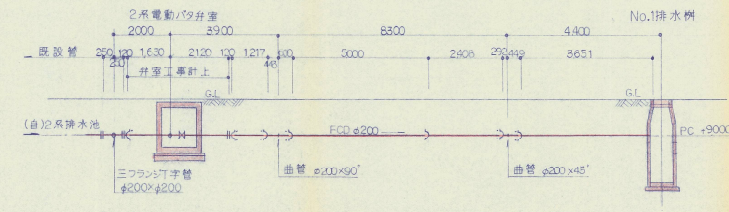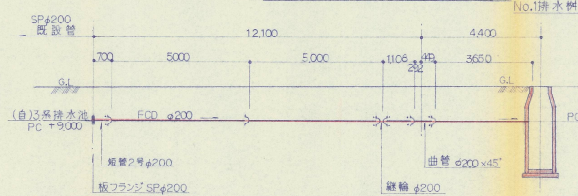


④ 縦断展開図 S=1/100


⑤ 縦断展開図 S=1/100

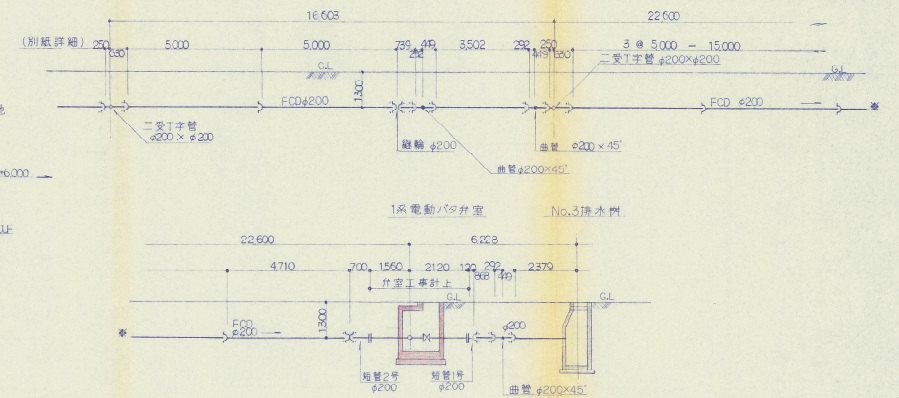

⑥ 縦断展開図 S=1/100

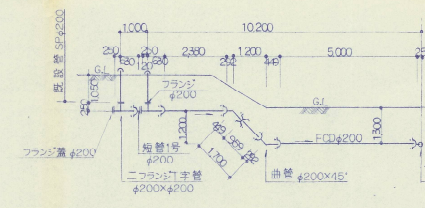


⑦ 縦断展開図 S=1/100

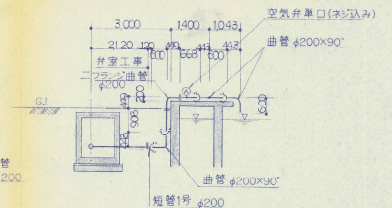

工事番号	平成 6 年度	第	号
路線名			
工事名	日向市水道第6次拡張事業		
工事箇所	日向市 大字塩見		
図面名称	浄水場内配管図(その1)		
縮尺	1/300, 1/100	図番	5/32
設計	平成 年 月 日	測量	
日向市水道課			


浄水場内配管図 (その2) S=1/100

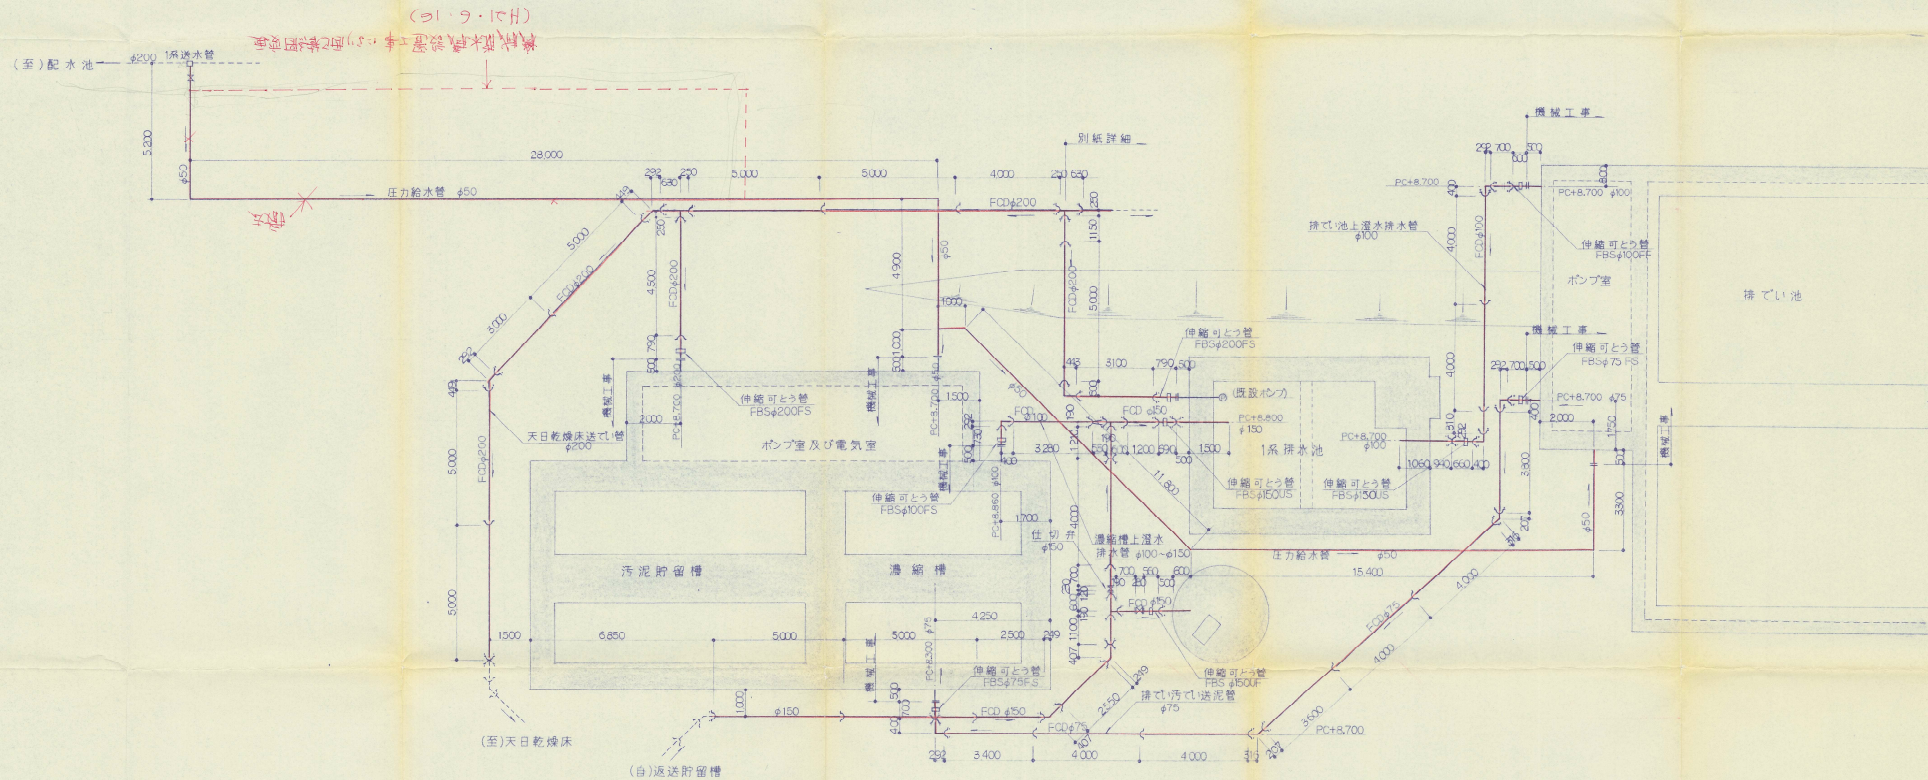

工事番号	平成6年度	第	号
路線名			
工事名	日向市水道第6次拡張事業		
工事箇所	日向市 大字塩見		
図面名称	浄水場内配管図(その2)		
縮尺	1/100	図番	6/42
設計	平成 年 月 日	測量	
日向市水道課			

汚泥池上澄水排水管	GL-	掘削深
NQ,0 ~ NQ,1	"	1450
NQ,1 ~ NQ,1+7692	"	1450
NQ,1 ~ NQ,1+8202	"	1450

汚泥池上澄水排水管	GL-	掘削深
NQ,0 ~ NQ,1	"	1080
NQ,1 ~ NQ,1+7216	"	1200

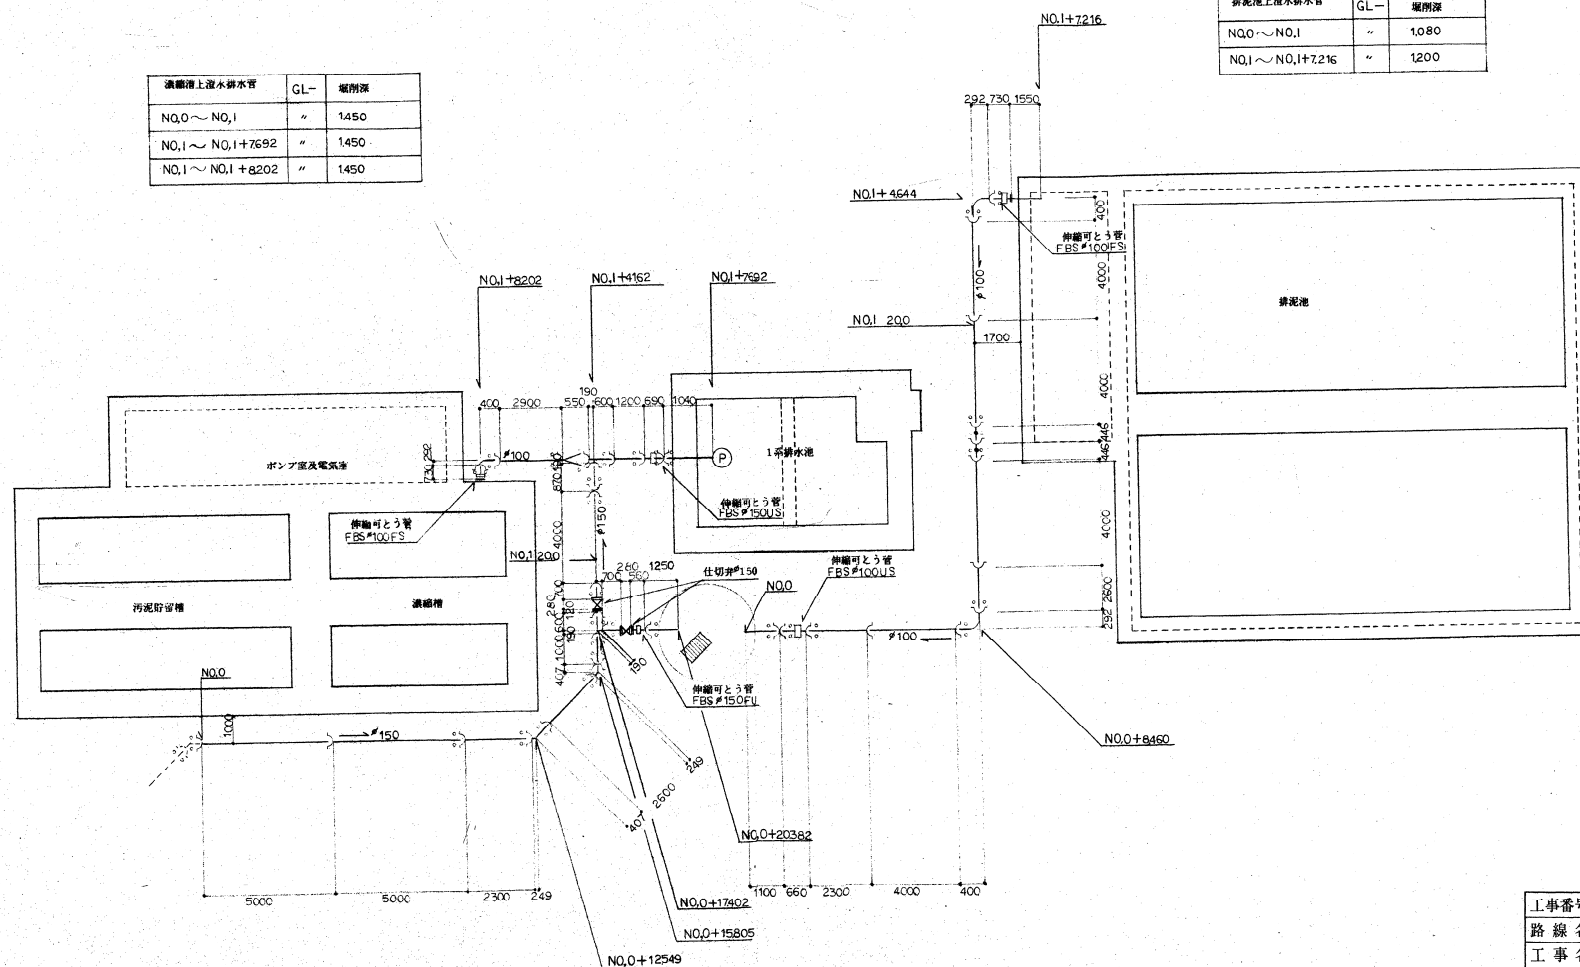

工事番号	平成 7 年度	第	号
路線名	濃縮槽上澄水排水管・汚泥池上澄水排水管		
工事名	日南市水道第6次拡張事業		
工事箇所	日南市 大字塩見		
図面名称	権現原浄水場の配管工事(1区)		
縮尺	1/100	図番	1/4
設計	平成 年 月 日	図番	1/4
設計	日向市水道課		


汚泥汚泥送泥管 #75	GL-	埋設深
N0.0 ~ N0.1	〃	1.760
N0.1 ~ N0.1+10531	〃	1.640

工事番号


5-7

工 事 名 確 保 現 原 淨 水 喝 巧 泥 脫 水 施 建 設 (建 屋 華 造) 工 事

朕水藏設置に於て基礎工事の調査移設

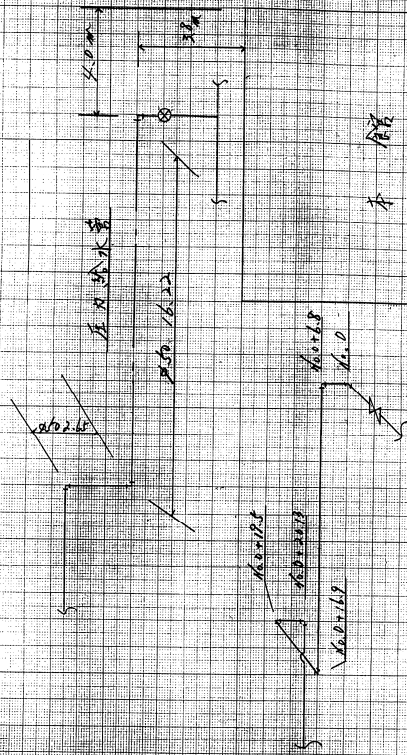

細島水道設備

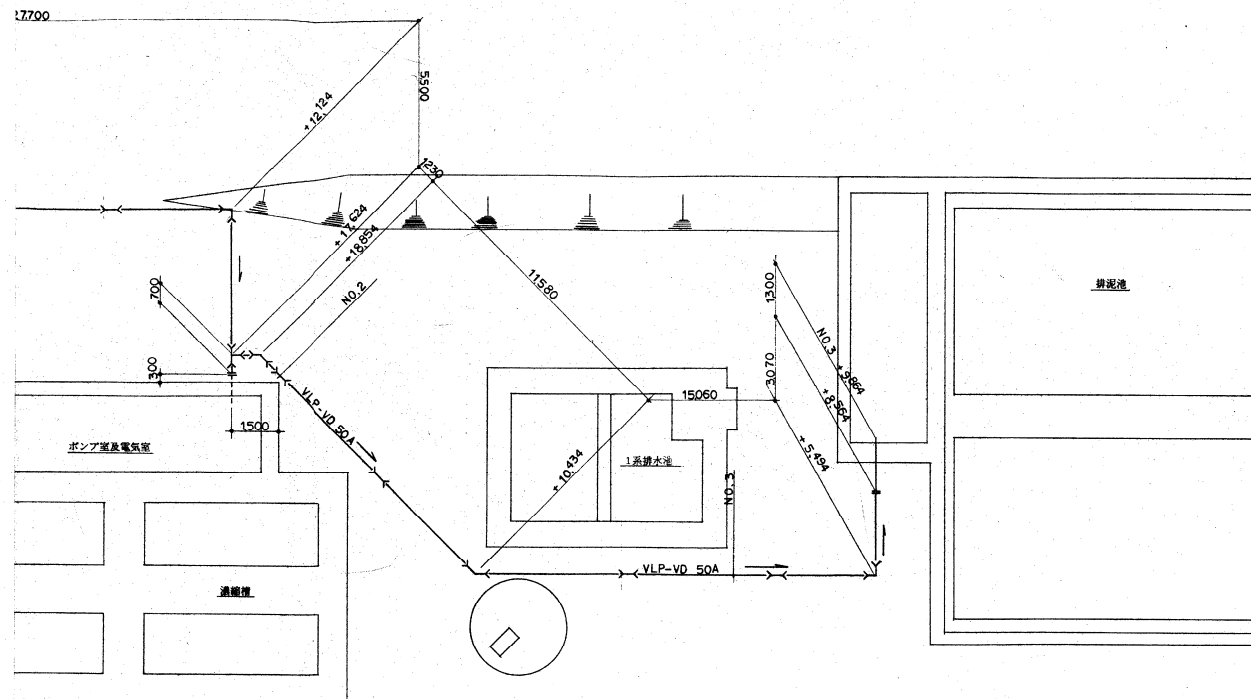

工事番号	平成 7 年度	第	号
路線名	压力送水管		
工事名	日向市水道第6次拡張事業		
工事箇所	日向市 大字堀見		
図面名称	権現原浄水場内配管工事 (1 工区)		
縮尺	1/100	図番	3/4
設	平成 年 月 日	測量	
日向市水道課			

